


平面図 S=1:500

凡例	
●	1号マンホール
○	2号マンホール
—	排水管

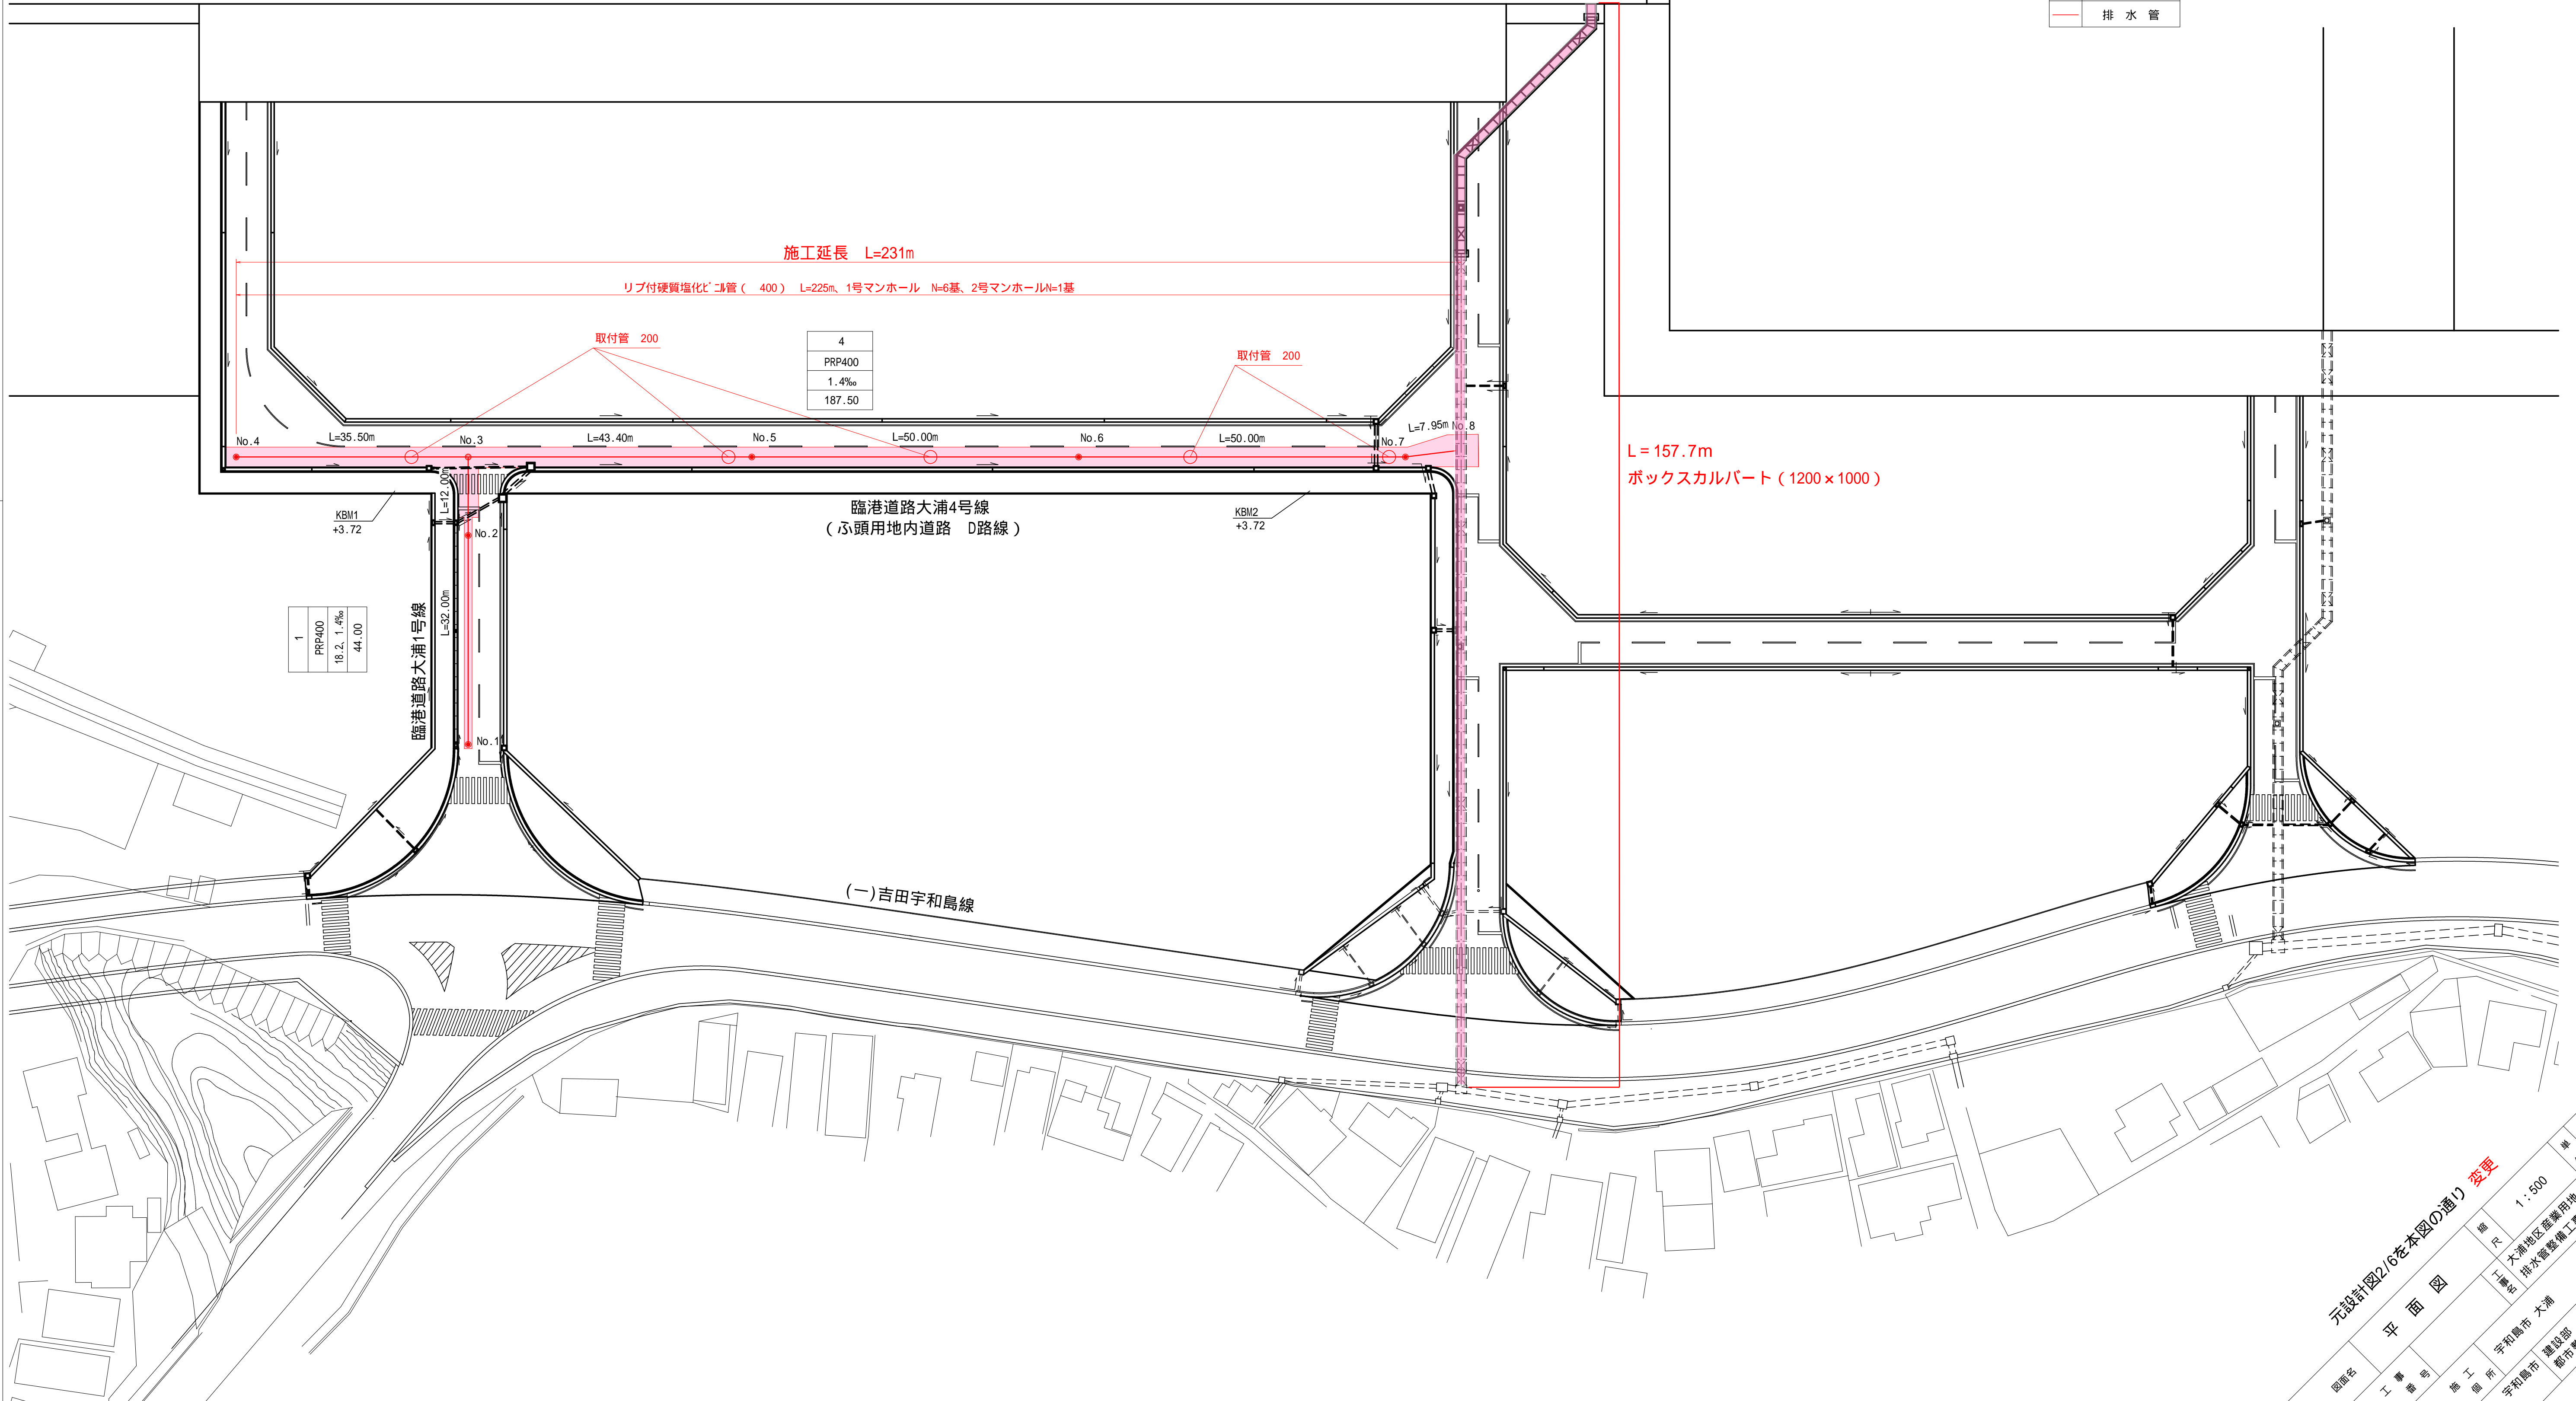

図面名	元設計図2/6を本図の通り変更	縮尺	1:500	単位	m
工事番号		工事名	大浦地区産業用地排水整備工事		
施工箇所	宇和島市 大浦	建設部			
宇和島市	建設部	都市整備課			